



**LEYENDA**

- E** ESCALERA DE EVACUACIÓN
- A** ASCENSOR (NO UTILIZAR EN CASO DE EMERGENCIA)
- SALIDA AL EXTERIOR
- SALIDA DE PLANTA
- VÍA DE EVACUACIÓN
- ESCALERA DE EVACUACIÓN
- HUECO VERTICAL
- PUERTAS CORTAFUEGOS
- PUNTO DE ENCUENTRO

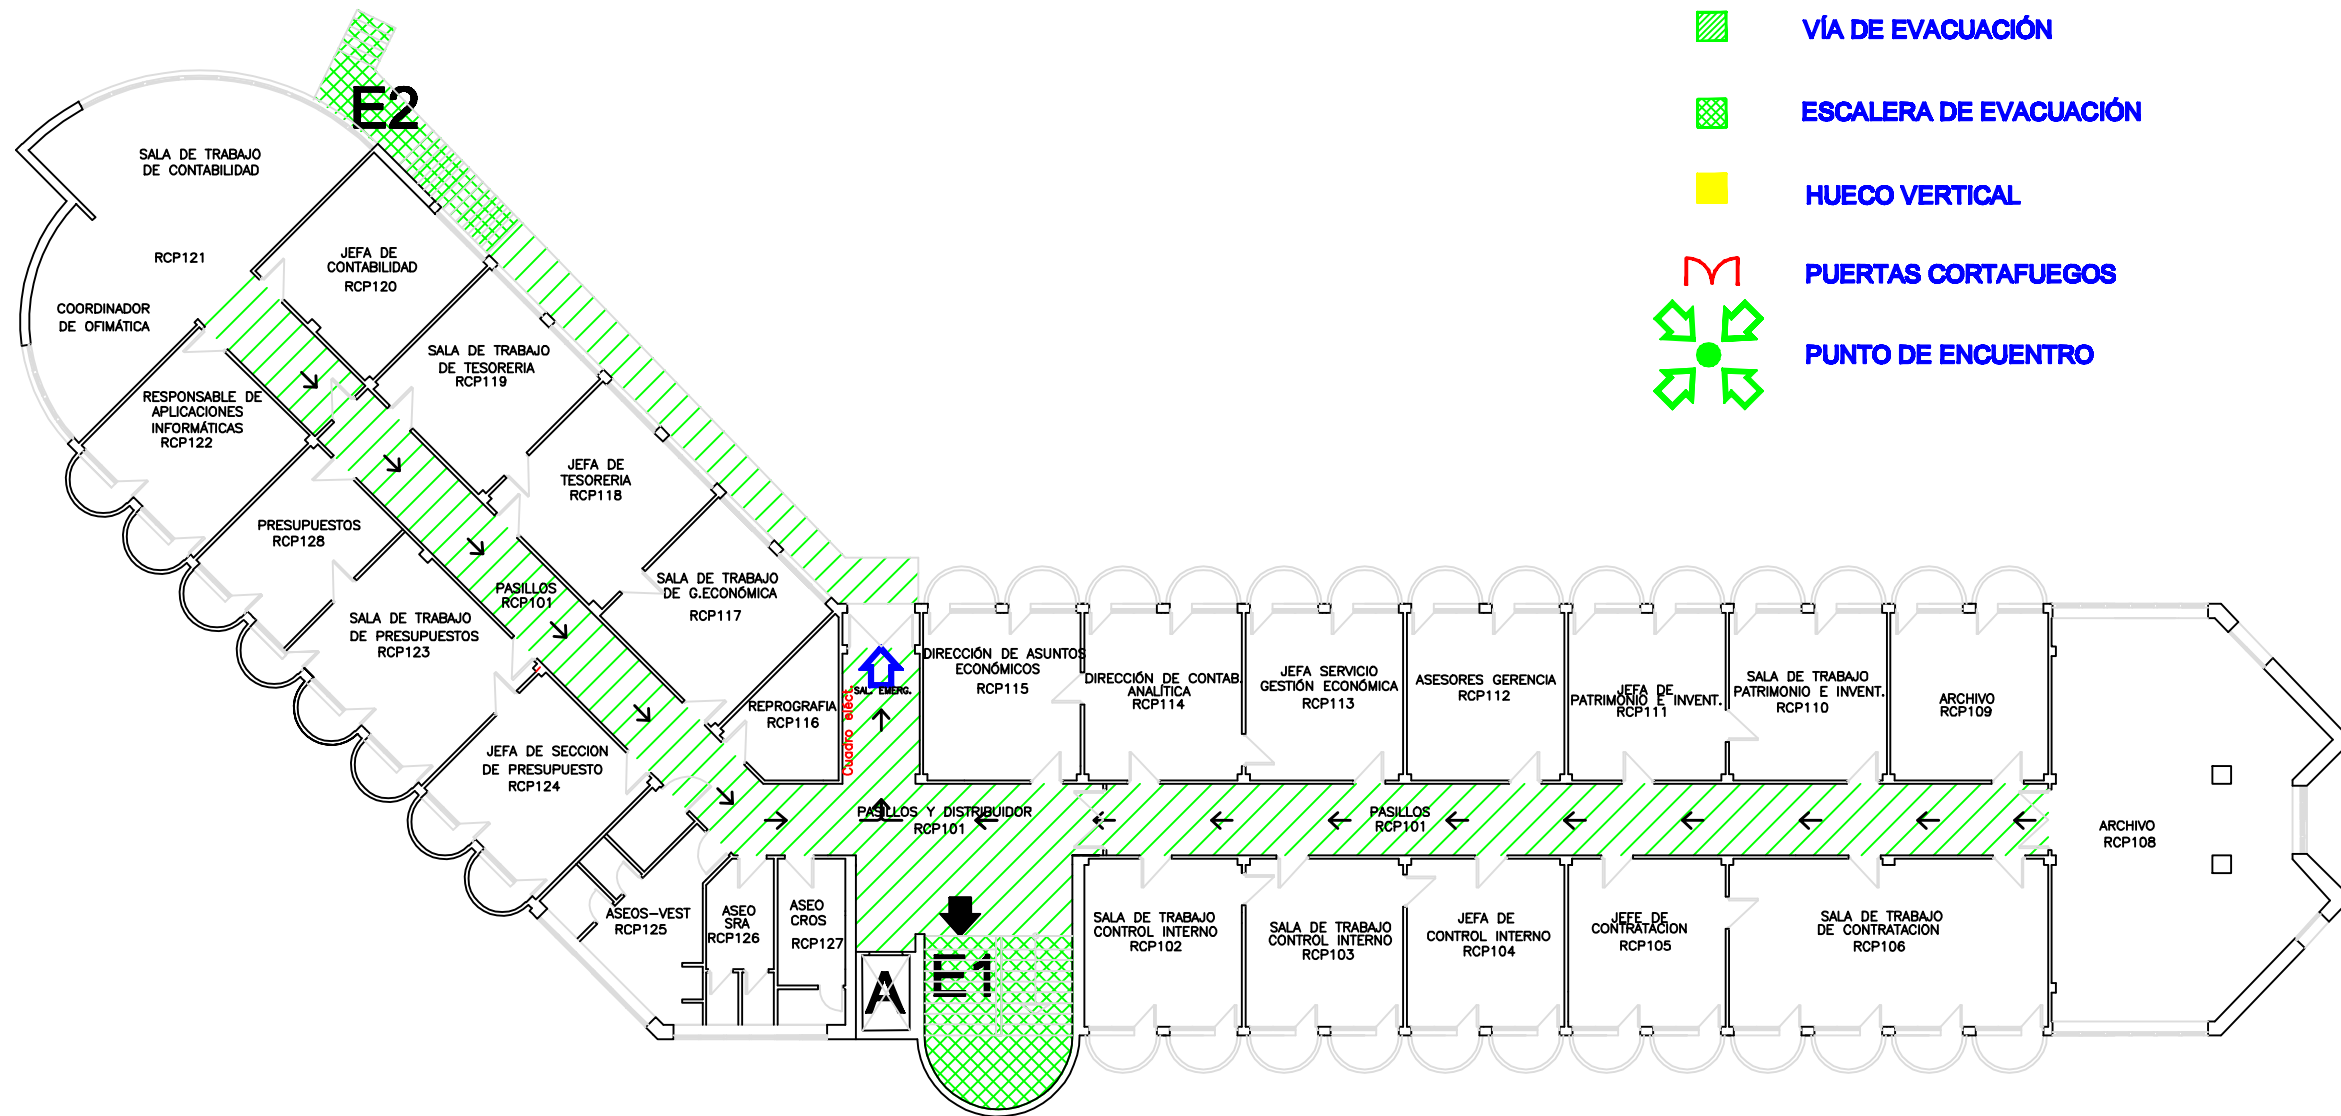

 <b>Universidad de Huánuco</b>	<b>PLAN DE EMERGENCIA Y EVACUACIÓN EDIFICIO DE S.C. Y RECTORADO</b>		
	<b>Escala 1:200</b> <b>Fecha: 2007</b> <b>Versión: 12/11</b>	<b>RECORRIDOS DE EVACUACIÓN PLANTA PRIMERA</b>	<b>Plano n°: 10</b>