


EDIFICIO ANTARES

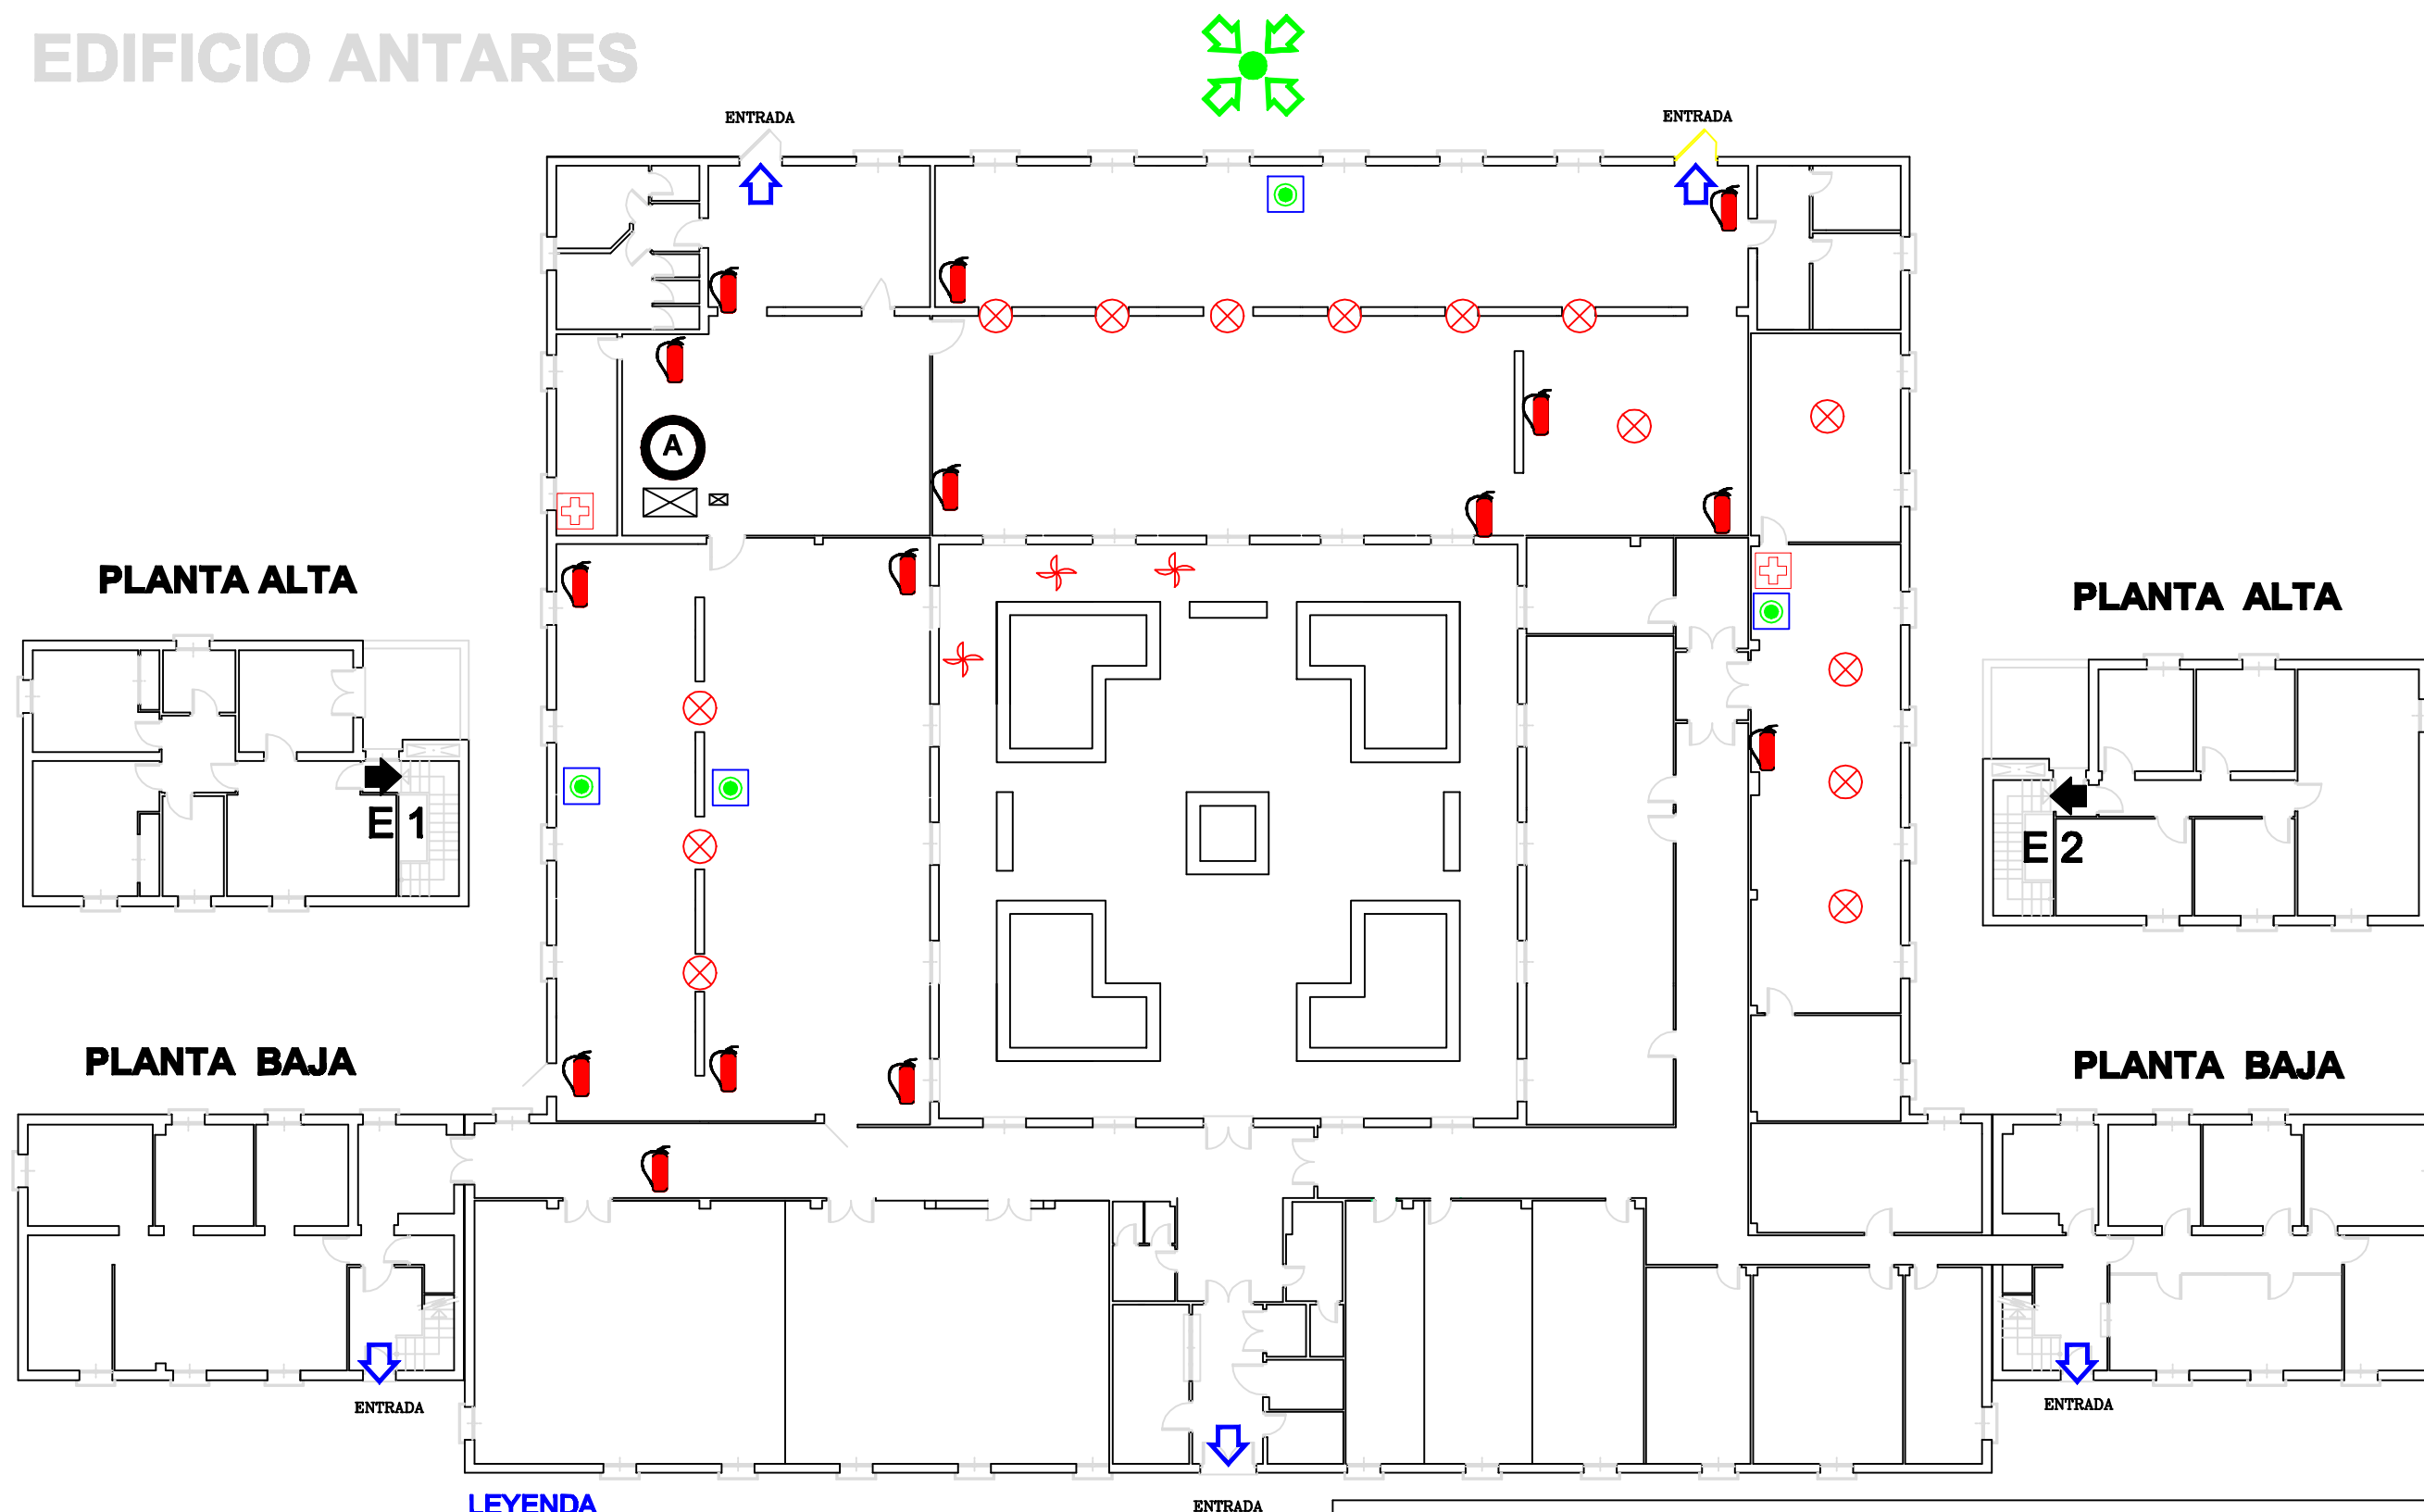

LEYENDA

- | | | | | | |
|----------|------------------------|--|---------------------------|--|----------------------------------|
| E | ESCALERA DE EVACUACIÓN | | EXTINTOR | | PULSADOR MANUAL DIRECCIONABLE |
| | SALIDA AL EXTERIOR | | CUADRO ELÉCTRICO GENÉRICO | | DETECTOR DE HUMO |
| | SALIDA DE PLANTA | | AIRE ACONDICIONADO | | CENTRAL DE SIRENA |
| | BOTIQUIN | | PUNTO DE ENCUENTRO | | PUERTA CON SISTEMA DE EMERGENCIA |

PLAN DE EMERGENCIA Y EVACUACIÓN EDIFICIO ANTARES

Escala: 1:200

Fecha: 2007

Versión: 01/07

Medios de Protección
Planta Baja y Alta

Plano n°:

2